

工事名 B-8 水中環境実験施設




図名 平面図

縮尺 1/100 図番 01

設計製図 平成 年 月 日

部署 課 係 長 設 計 製 図

独立行政法人 土木研究所

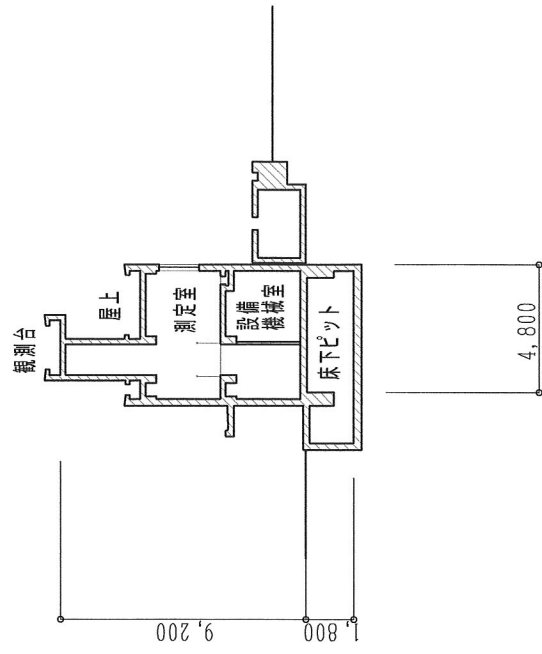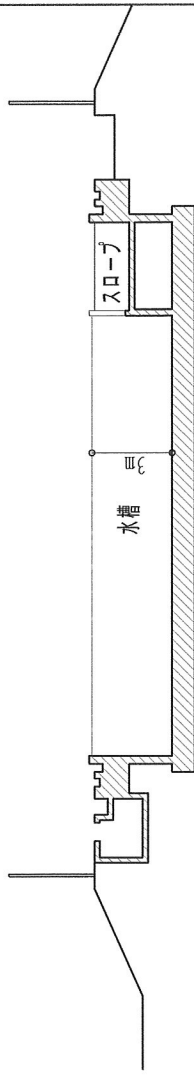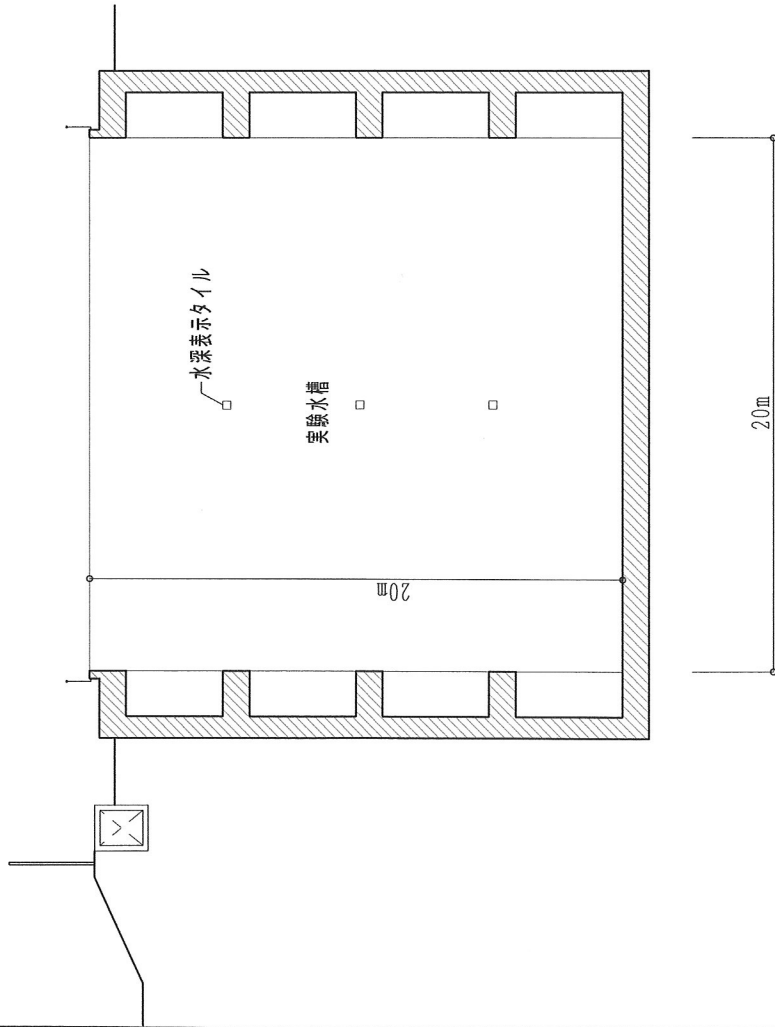

工事名 B-8 水中環境実験設備

図名 断面図

図番号 02

設計製図 平成 年 月 日

部	課	係	設	製
長	長	長	計	図

独立行政法人 土木研究所